
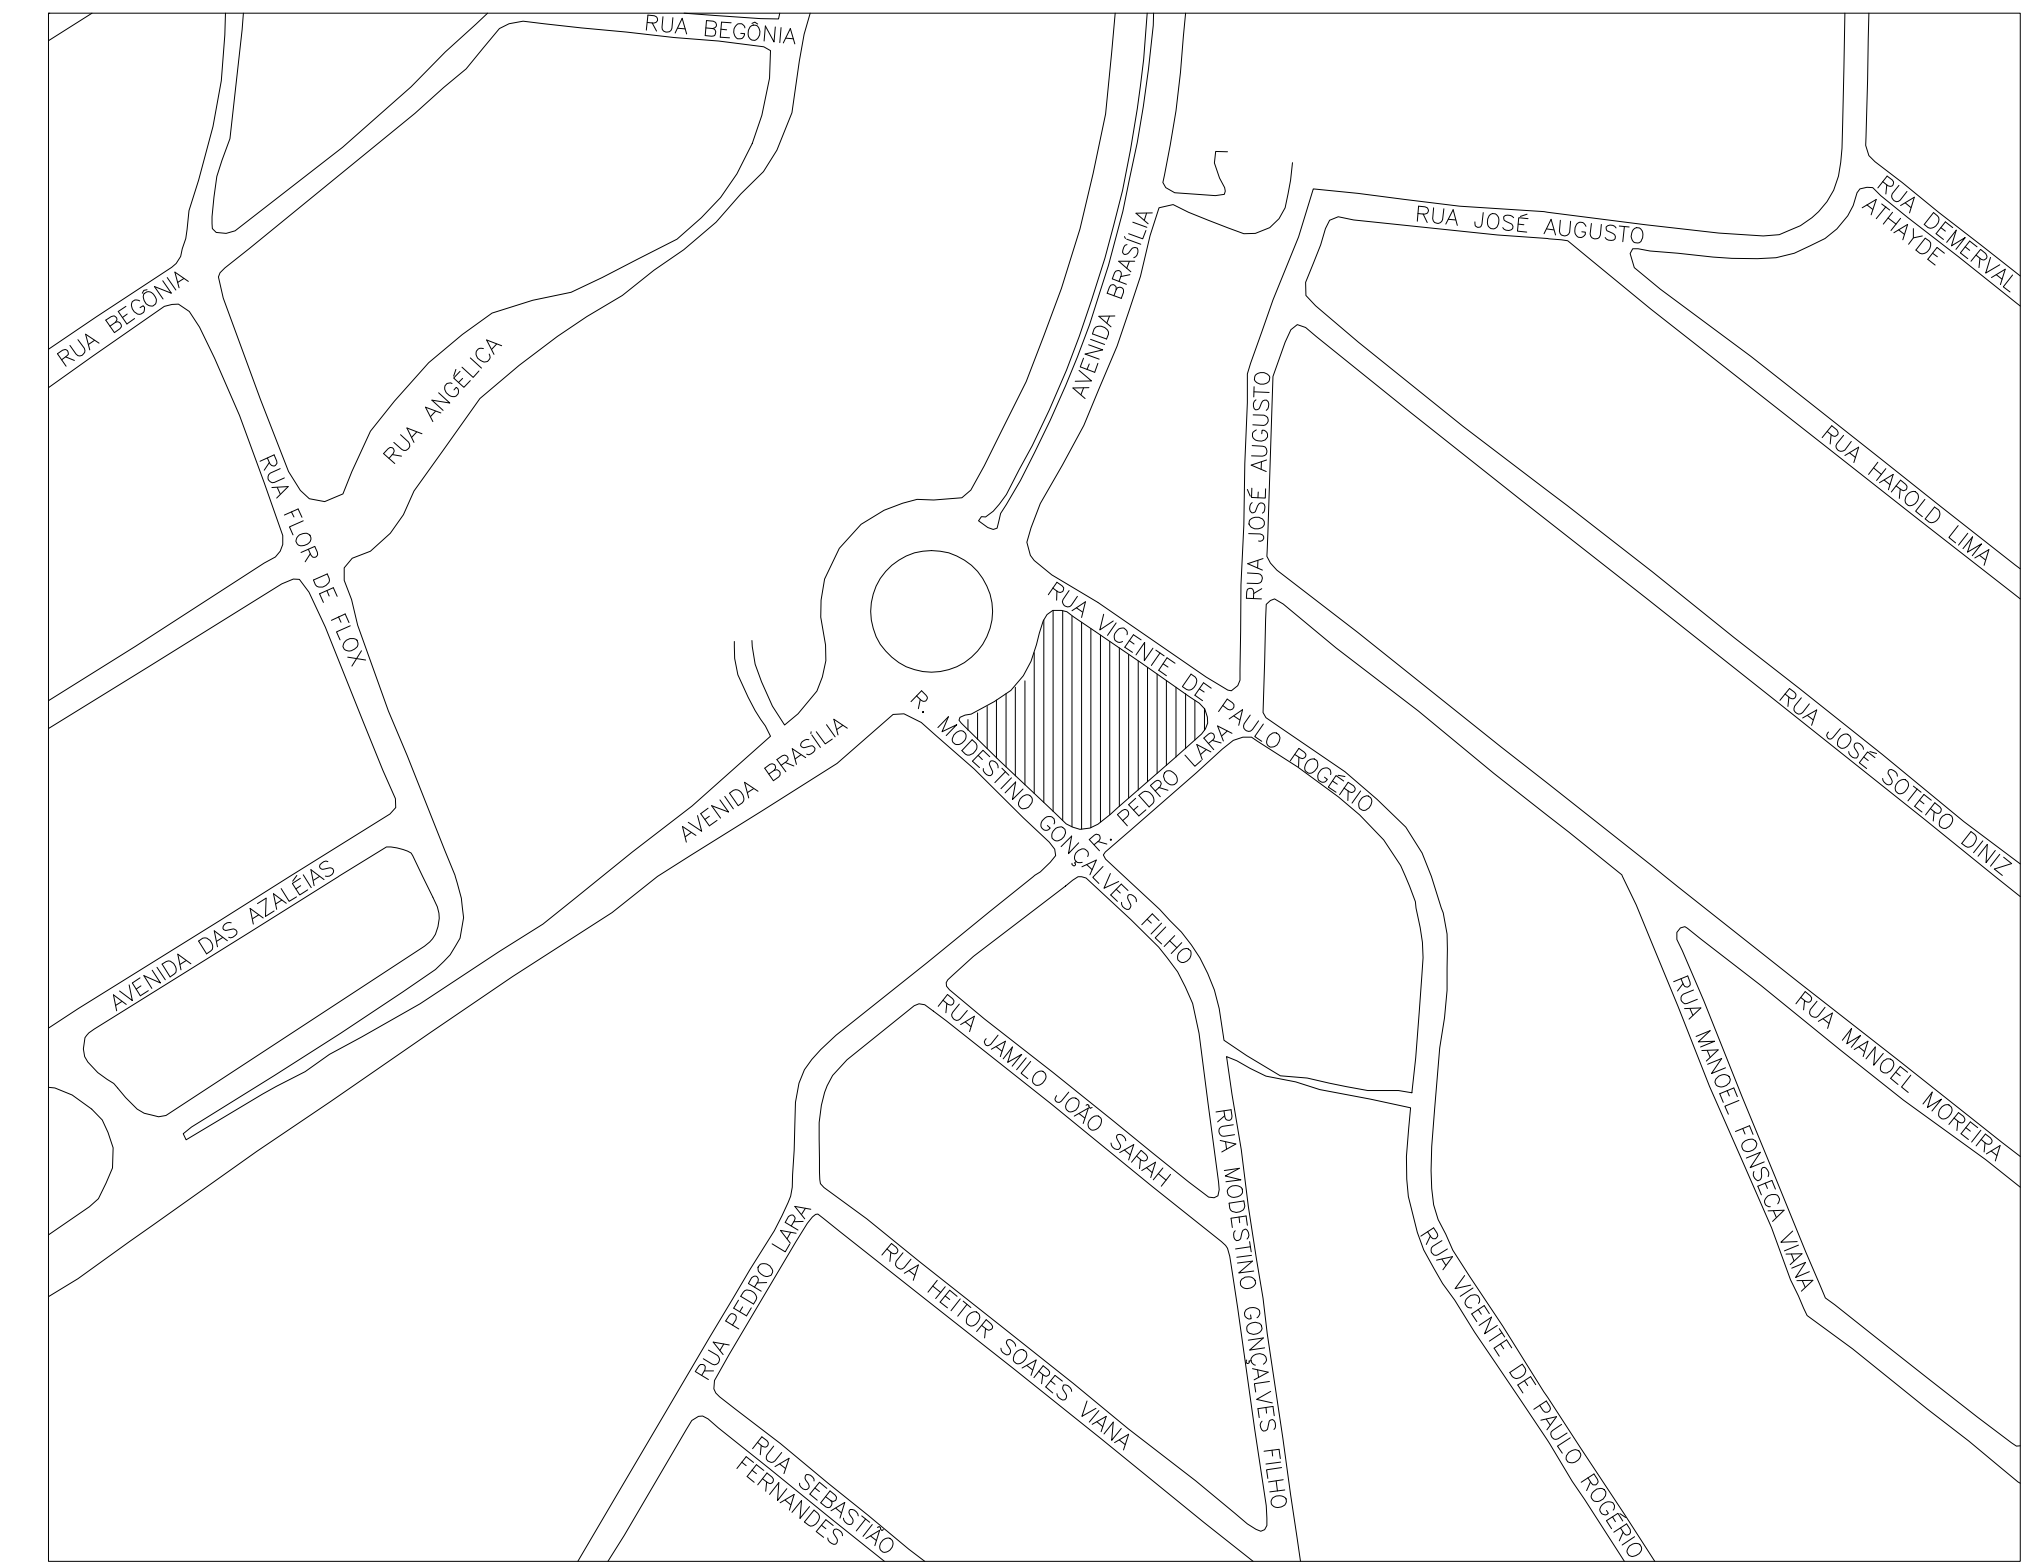
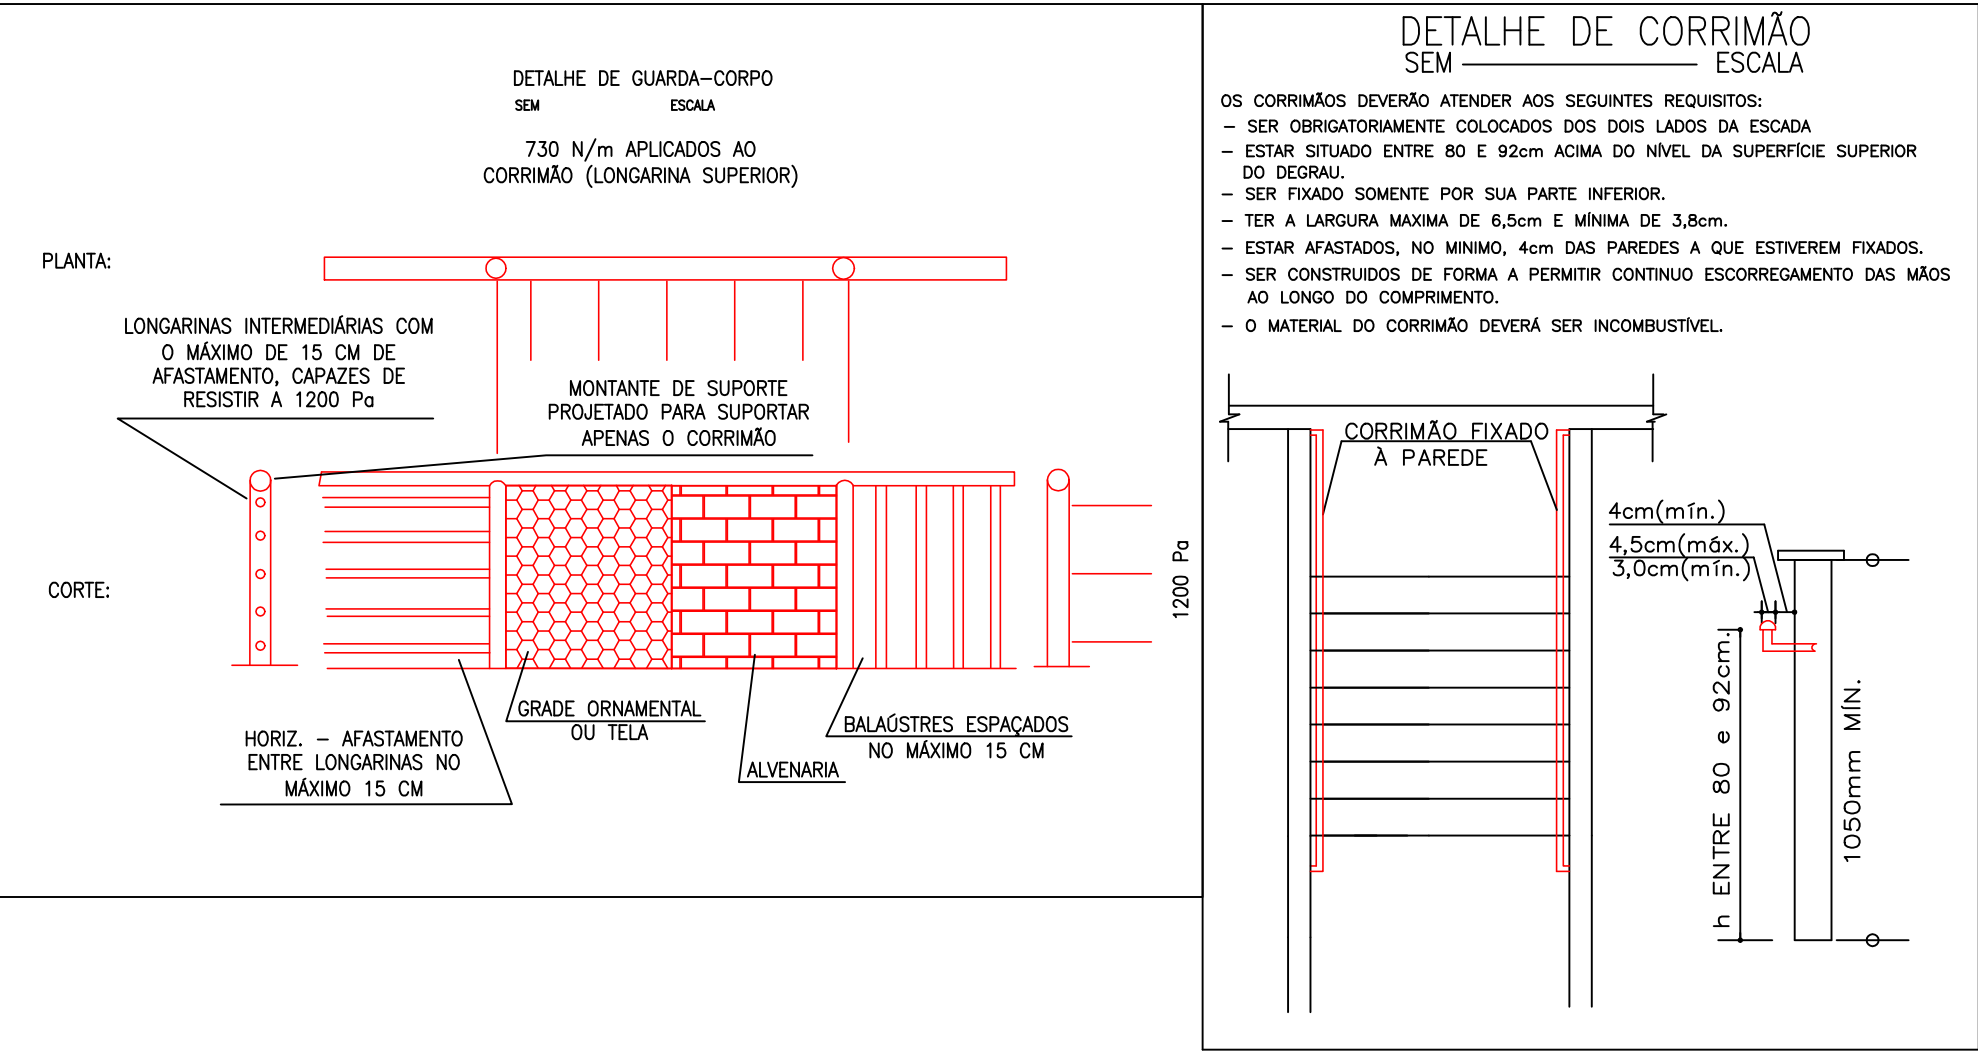


SÍMBOLO.	LEGENDA GERAL	QUANTIDADE
	PONTO DE ILUMINAÇÃO DE EMERGÊNCIA	12
	EXTINTOR DE CARGA DE PÓ A/B/C – 4 Kg (2–A:20–B:C)	03
	EXTINTOR DE CARGA DE PÓ A/B/C NO ABRIGO – 4 Kg (2–A:20–B:C)	01
	DIREÇÃO DO FLUXO DA ROTA DE FUGA	–
	SAÍDA FINAL DA ROTA DE FUGA	–

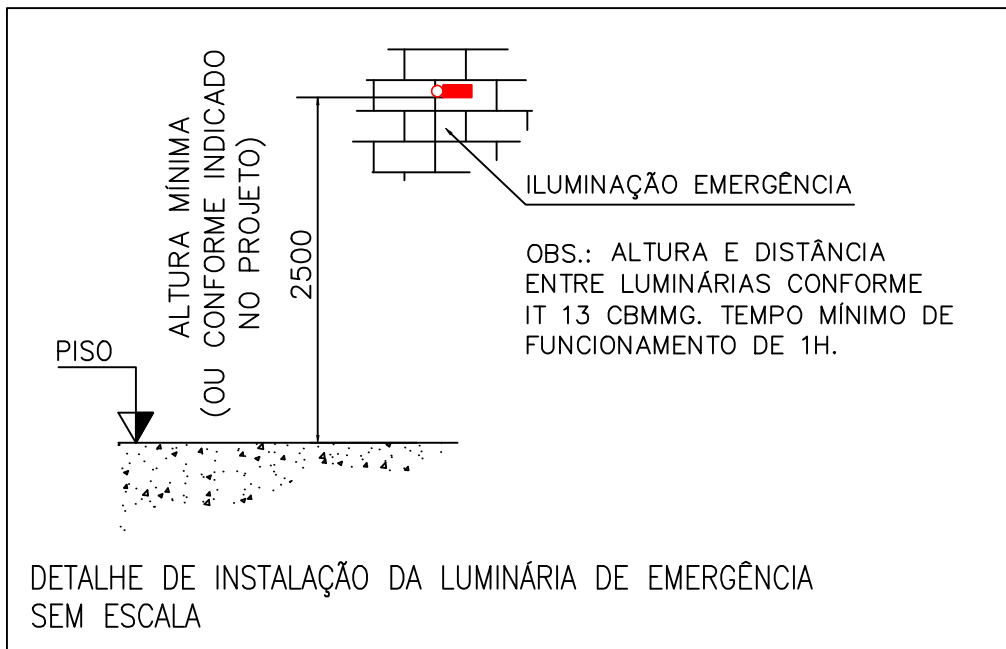

PLANTA DE SITUAÇÃO

ESCALA: 1/200

400

500





ESTA EDIFICAÇÃO ESTA DOTADA DOS SEGUINTES SISTEMAS DE PROTEÇÃO CONTRA INCÊNDIOS:

- EXTINTORES
- HIDRANTES
- ILUMINAÇÃO DE EMERGÊNCIA
- SINALIZAÇÃO DE EMERGÊNCIA
- SAÍDAS DE EMERGÊNCIA
- BRIGADA DE INCÊNDIO
- ALARME DE INCÊNDIO

ESTRUTURA DE ALVENARIA

EM CASO DE EMERGÊNCIA:  
LIGUE 193 – CORPO DE BOMBEIROS  
LIGUE 190 – POLÍCIA MILITAR

DETALHE PLACA M1 SEM ESCALA

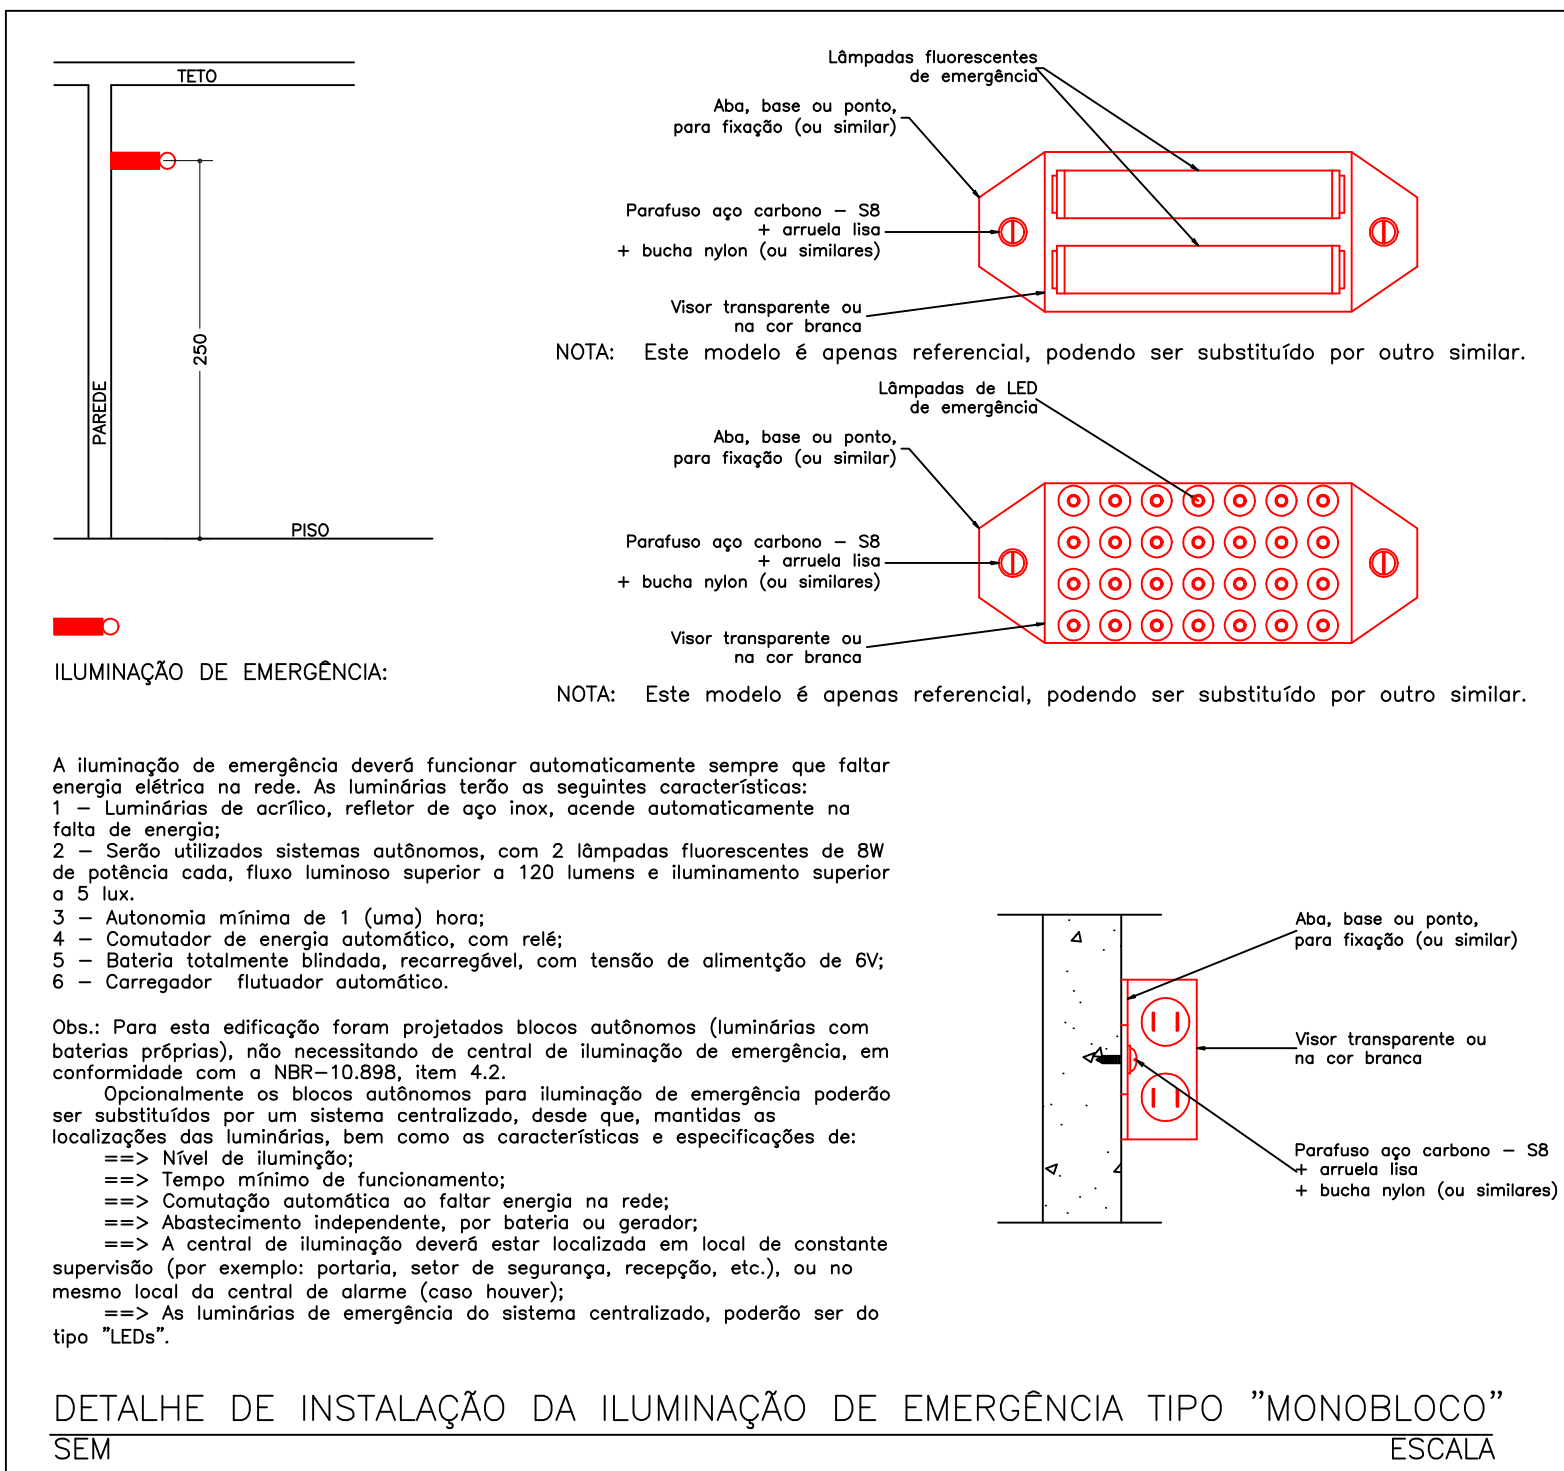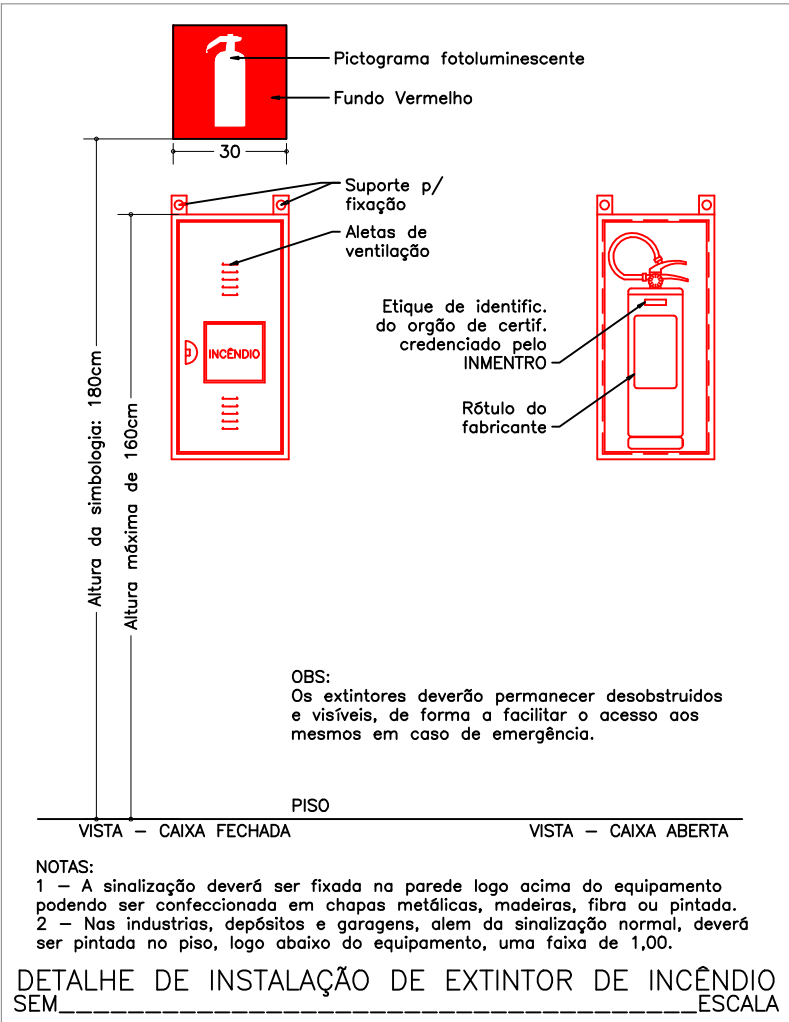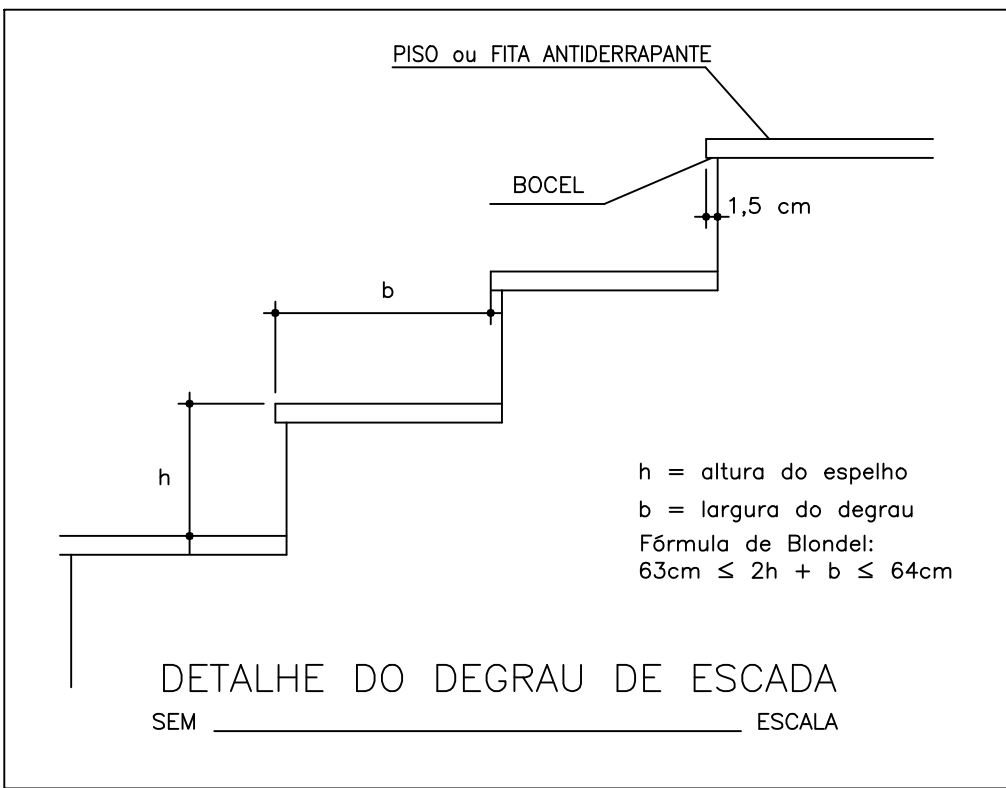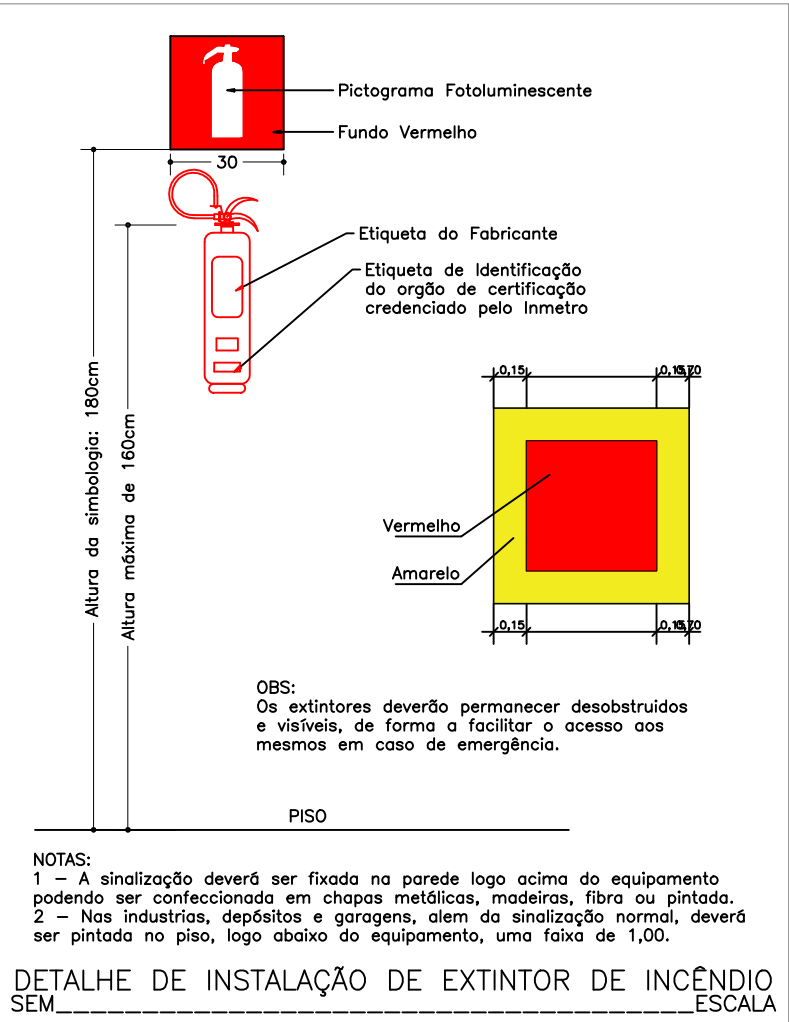

## E.2 QUADRO INFORMATIVO – MEDIDAS DE SEGURANÇA

LEGISLAÇÃO			
NORMA ADOTADA PARA DEFINIÇÃO DE MEDIDAS	Decreto nº 47.998/2020		
SITUAÇÃO DA EDIFICAÇÃO	Nova		
MEDIDAS DE SEGURANÇA	REFERÊNCIAS NORMATIVAS E OBSERVAÇÕES		
ACESSO DE VIATURAS			
SEGURANÇA ESTRUTURAL			
COMPARTIMENTAÇÃO HORIZONTAL			
SAÍDAS DE EMERGÊNCIA	Conforme IT 08		
BRIGADA DE INCÊNDIO			
ILUMINAÇÃO DE EMERGÊNCIA	Conforme NBR 10.898:2013		
DETECÇÃO DE INCÊNDIO			
ALARME DE INCÊNDIO			
SINALIZAÇÃO DE EMERGÊNCIA	Conforme IT 15		
EXTINTORES	Conforme IT 16	TIPO DE EXTINTOR	Portáteis
		PÓ QUÍMICO ABC	2–A:20–B–C
HIDRANTES			

CLASSIFICAÇÃO DAS EDIFICAÇÕES E ESPAÇOS DESTINADOS AO USO COLETIVO QUANTO A CARGA DE INCÊNDIO	
RISCO	CARGA DE INCÊNDIO
Baixo	200 MJ/m <sup>2</sup>

IDENTIFICAÇÃO DA EDIFICAÇÃO E/OU ÁREA DE RISCO					
PAVIMENTO OU SETOR	OCUPAÇÃO	C.I (MJ/m <sup>2</sup> )	Nº DE PAVIMENTOS	PE DIREITO (m)	Área (m <sup>2</sup> )
Térreo	Serviço de Saúde (H–6)	200	1	3,00	351,50
Área total					351,50

PLACAS INDICATIVAS					
TABELA 1 – SINALIZAÇÃO DE PROIBIÇÃO					
SÍMBOLO EM PLANTA BAIXA	CÓDIGO	SÍMBOLO	SIGNIFICADO	FORMA E COR	APLICAÇÃO
	S–2		ORIENTAÇÃO DO SENTIDO DA SAÍDA DE EMERGÊNCIA	SÍMBOLO: RETANGULAR FUNDO: VERDE PICTOGRAMA: FOTOLUMINESCENTE	INDICAÇÃO DO SENTIDO (ESQUERDA OU DIRETA) DE UMA SAÍDA DE EMERGÊNCIA. DIMENSÕES MÍNIMAS: L = 2,0H
	S–3		ORIENTAÇÃO DO SENTIDO DA SAÍDA DE EMERGÊNCIA	SÍMBOLO: RETANGULAR FUNDO: VERDE PICTOGRAMA: FOTOLUMINESCENTE	INDICAÇÃO DE UMA SAÍDA DE EMERGÊNCIA A SER APROXIMADA DA PORTA, PARA INDICAR O SEU ACESSO
	S–12		SAÍDA DE EMERGÊNCIA	SÍMBOLO: RETANGULAR FUNDO: VERDE MENSAGEM:SAÍDA OU MENSAGEM "SAÍDA" E/OU PICTOGRAMA: FOTOLUMINESCENTE E/OU SETA DIRECIONAL: FOTOLUMINESCENTE, COM ALTURA DE LETRA SEMPRE >50MM	INDICAÇÃO DA SAÍDA DE EMERGÊNCIA, COM OU SEM COMPLEMENTAÇÃO DO PICTOGRAMA FOTOLUMINESCENTE (SETA OU IMAGEM, OU AMBOS)
TABELA 3 – SINALIZAÇÃO DE EQUIPAMENTOS DE COMBATE A INCÊNDIO E ALARME					
SÍMBOLO EM PLANTA BAIXA	CÓDIGO	SÍMBOLO	SIGNIFICADO	FORMA E COR	APLICAÇÃO
	E–5		EXTINTOR DE INCÊNDIO	SÍMBOLO: QUADRADA FUNDO: VERMELHO PICTOGRAMA: FOTOLUMINESCENTE	INDICAÇÃO DE LOCALIZAÇÃO DOS EXTINTORES DE INCÊNDIO

TABELA 4 – SINALIZAÇÃO COMPLEMENTAR – MENSAGENS ESCRITAS					
SÍMBOLO EM PLANTA BAIXA	CÓDIGO	SÍMBOLO	SIGNIFICADO	FORMA E COR	APLICAÇÃO
	M–1		EXTINTOR DE INCÊNDIO	SÍMBOLO: QUADRADA FUNDO: VERMELHO PICTOGRAMA: FOTOLUMINESCENTE	INDICAÇÃO DE LOCALIZAÇÃO DOS EXTINTORES DE INCÊNDIO
	M–7		EXTINTOR DE INCÊNDIO	SÍMBOLO: QUADRADA FUNDO: VERMELHO PICTOGRAMA: FOTOLUMINESCENTE	INDICAÇÃO DE LOCALIZAÇÃO DOS EXTINTORES DE INCÊNDIO

NOTAS

MEDIDAS EM CENTÍMETROS

REV.	DATA	DESCRIÇÃO	SECRETARIA MUNICIPAL DE OBRAS DEPARTAMENTO DE ENGENHARIA E ARQUITETURA	
00	06/08/21	EMIÇÃO INICIAL	SECRETÁRIO DE OBRAS	BRUNO MÁRCIO MOREIRA ALMEIDA
01			SUPERINTENDENTE DE OBRAS	
02			RESPONSÁVEL TÉCNICO	SABRINA ROCHA E SILVA CREA/MG 207.931/D
			PROJETISTA	SABRINA ROCHA E SILVA



PREFEITURA MUNICIPAL DE SANTA LUZIA

ADM. DELEGADO CHRISTIANO XAVIER

NÚMERO	DISCIPLINA	ETAPA	DATA
015	INCÊNDIO	PROJETO BÁSICO	06/08/2021
CONTEÚDO DA PRANCHA			
PROJETO DE PREVENÇÃO E COMBATE A INCÊNDIO E PÂNICO			
UBS DUQUESA II			
RUA MODESTINO GONÇALVES FILHO, S/N - BAIRRO DUQUESA II			
			FOLHA
			01/02
			REVISÃO
			00

DIREITOS RESERVADOS (LEI FEDERAL Nº 9.610 DE 19/12/1998)

A REPRODUÇÃO OU EXECUÇÃO TOTAL OU PARCIAL DESTA PRÉ-PROJETO, SEM PRÉVIA AUTORIZAÇÃO, SUEITA O RESPONSÁVEL ÀS MEDIDAS LEGAIS CABÍVEIS.

015-INC-PL-UBS DUQUESA II-MP-000