



PLANTA BAIXA - DRENAGEM PLUVIAL SUPERFICIAL
ESCALA 1:250

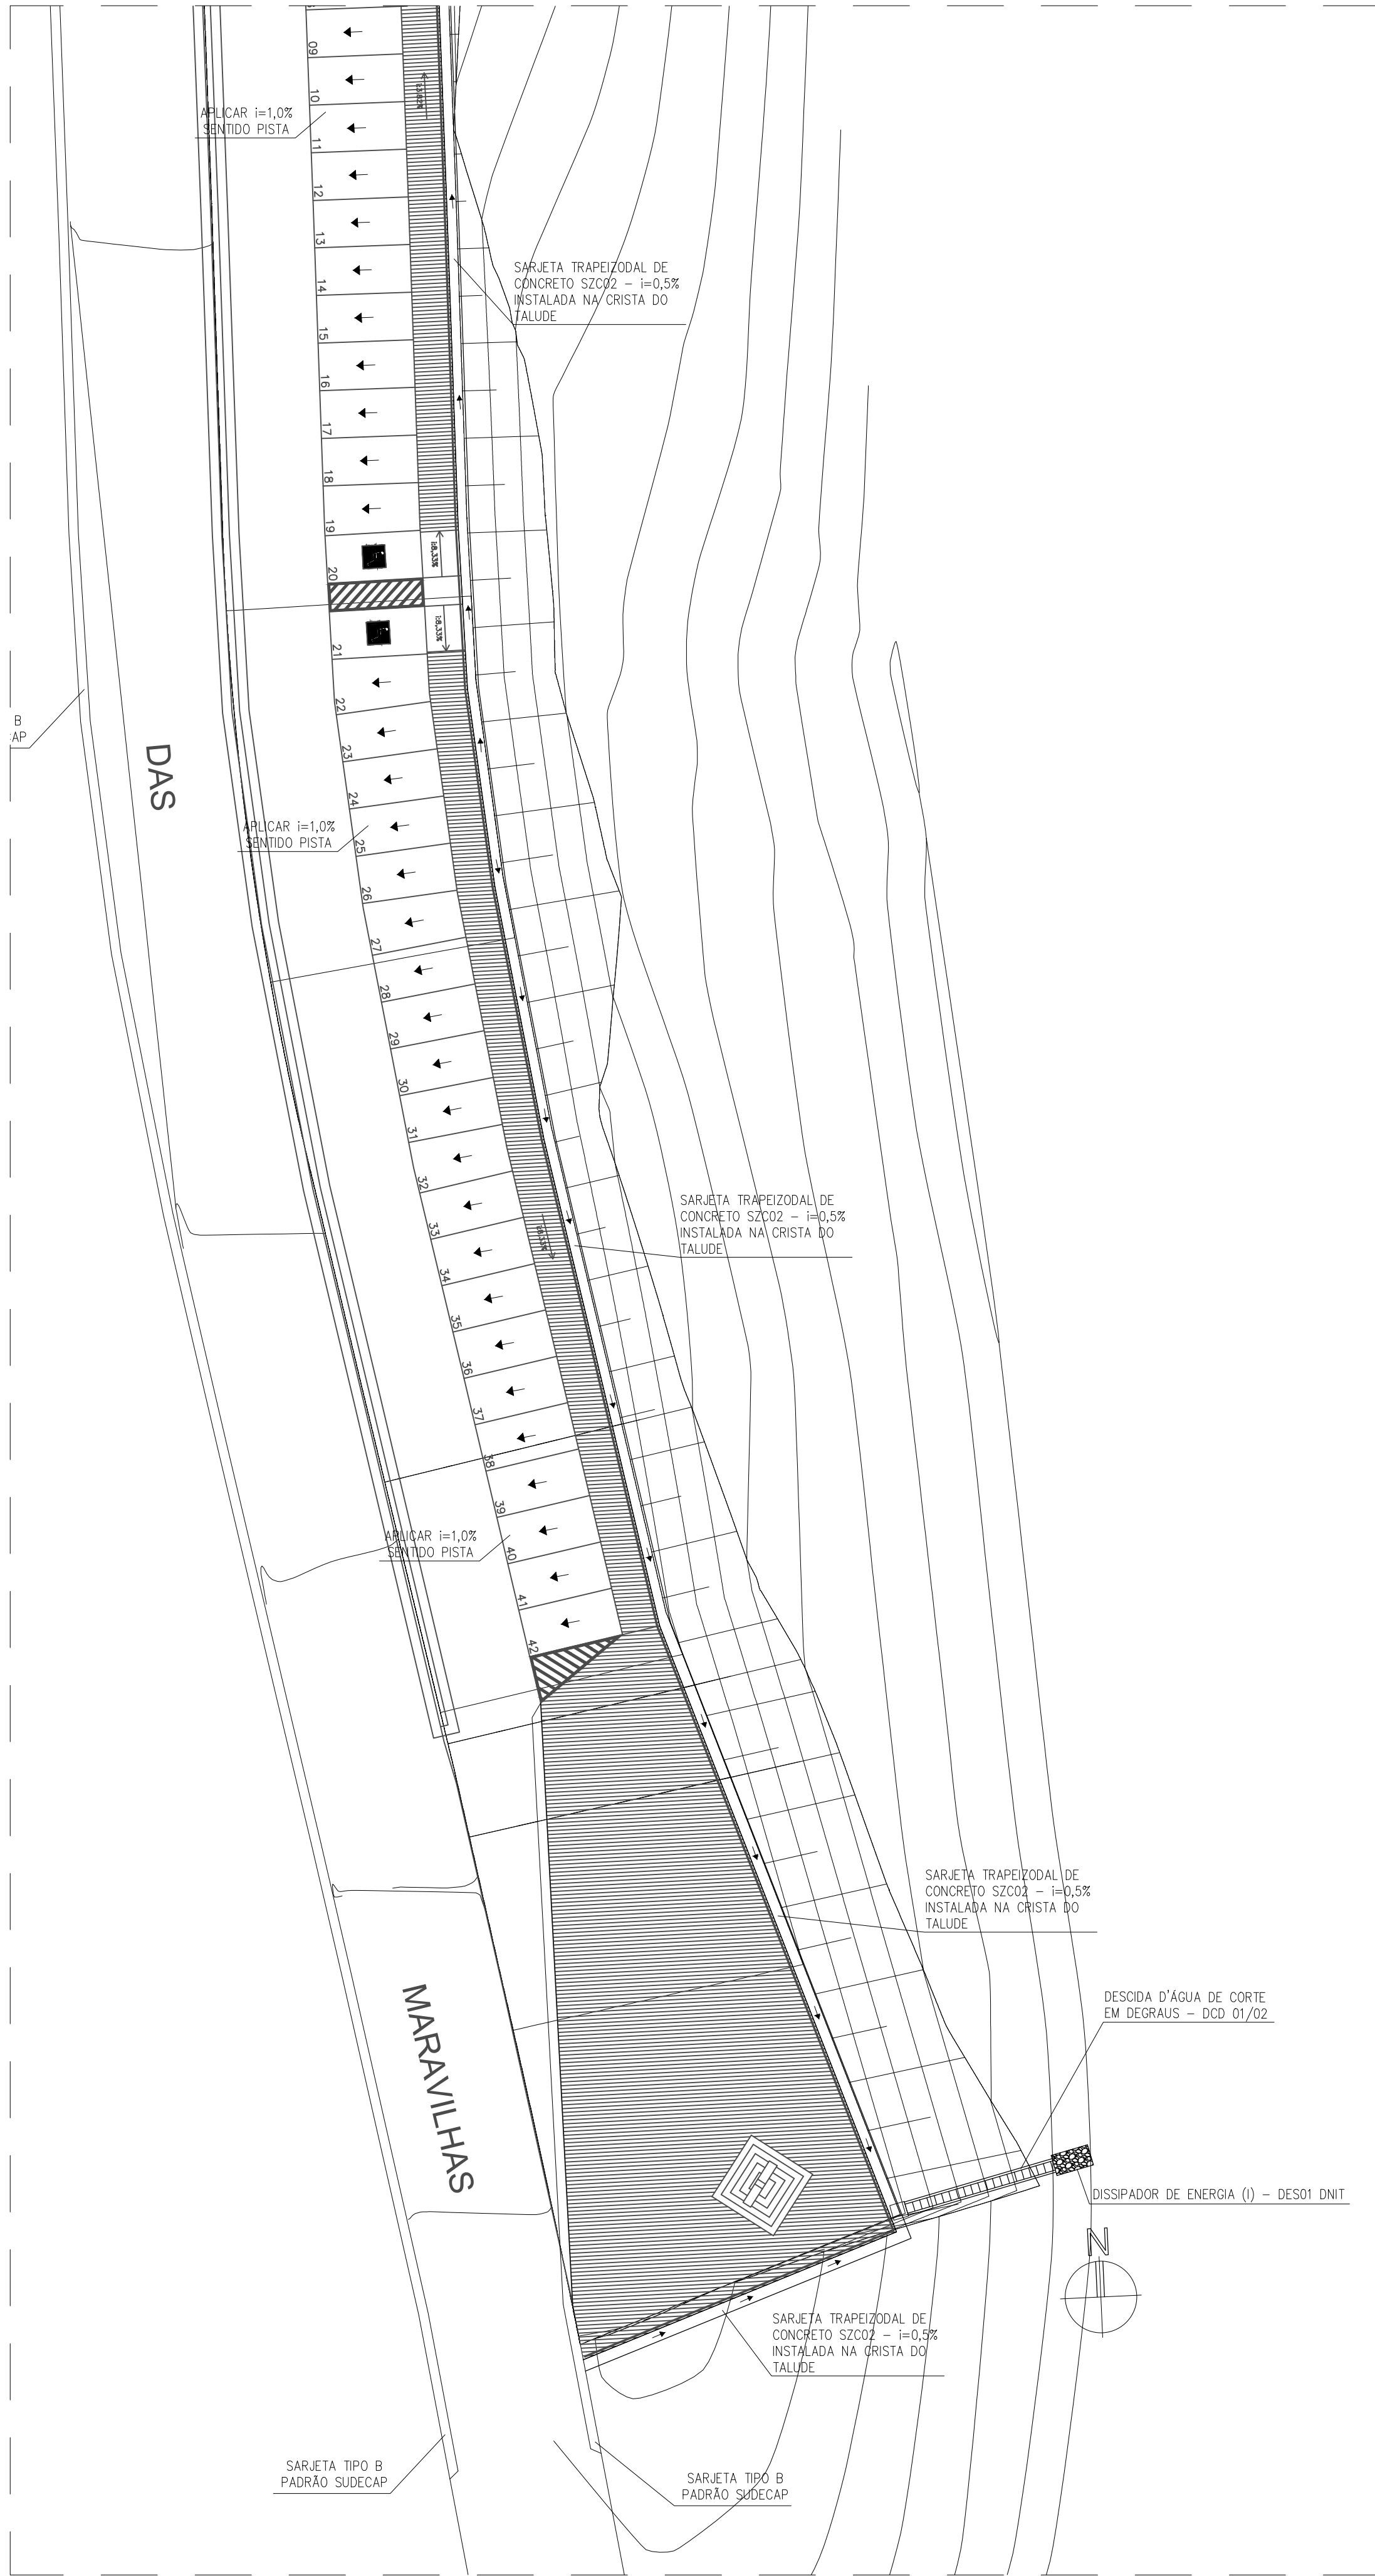

PLANTA BAIXA - DRENAGEM PLUVIAL SUPERFICIAL
ESCALA 1:250

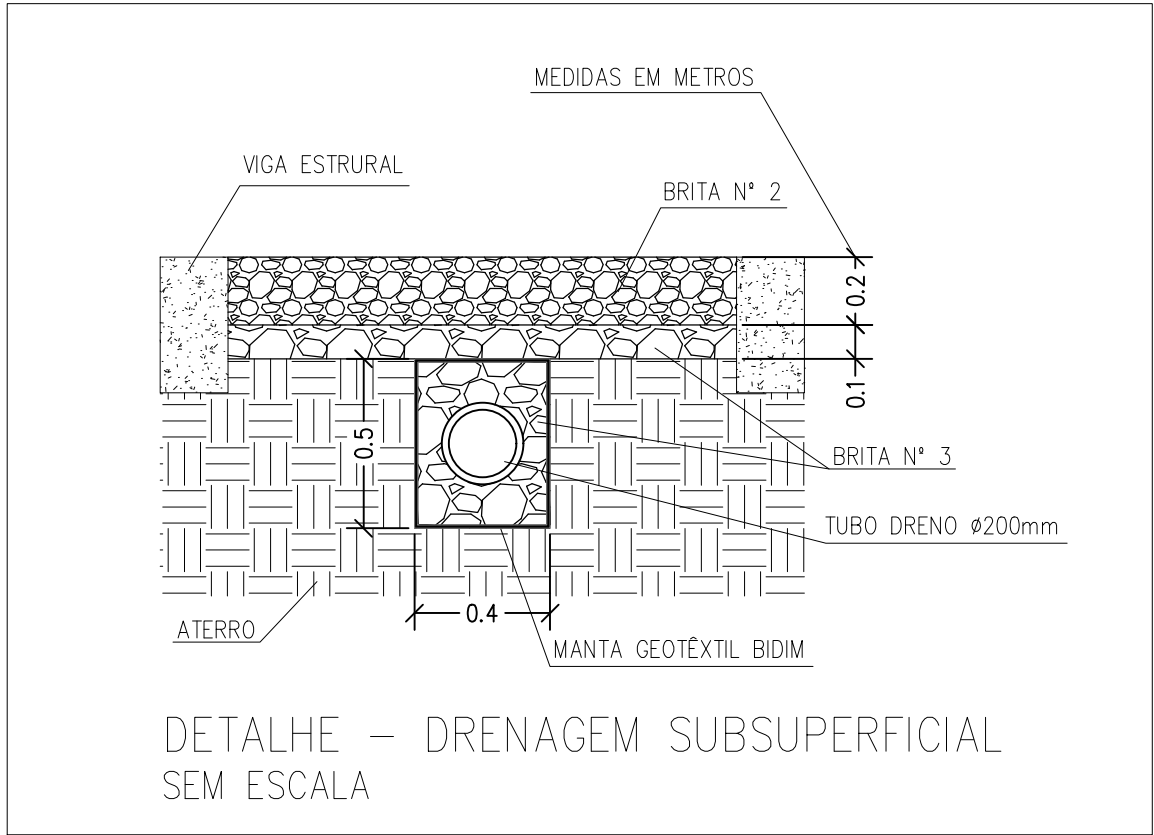

- NOTAS**
1. O PROJETISTA NÃO SE RESPONSABILIZARÁ POR EVENTUAIS ALTERAÇÕES DESTES PROJETO DURANTE SUA EXECUÇÃO. QUALQUER MODIFICAÇÃO, O MESMO DEVE SER CONTACTADO.
 2. ESTE PROJETO FOI BASEADO NO LAY-OUT ARQUITETÔNICO E INFORMAÇÕES FORNECIDAS PELO LEVANTAMENTO PLANALTIMETRICO.
 3. QUALQUER MODIFICAÇÃO OU DÚVIDA DEVERÁ SER IMEDIATAMENTE COMUNICADA POR ESCRITO AO PROJETISTA. QUALQUER ALTERAÇÃO DESTES PROJETO SEM AUTORIZAÇÃO DO PROJETISTA RESPONSÁVEL É DE TOTAL RESPONSABILIDADE DO CONSTRUTOR.
 4. TODAS AS DIMENSÕES SÃO DADAS EM METRO E OS DIÂMETROS EM MILÍMETROS, SALVO INDICAÇÃO CONTRÁRIA.
 5. OS PISOS DE PÁTIOS, VARANDAS, TERRAÇOS E LAJES PLANAS DEVERÃO TER CAIMENTO MÍNIMO DE 0,5% EM DIREÇÃO ÀS GRELHAS/RALOS COLETORES PROPOSTOS EM PROJETO.
 6. AS ALTURAS DAS CAIXAS DE ÁGUAS PLUVIAIS SÃO VARIÁVEIS, COM MÍNIMO DE 70cm, E DEVERÃO SER AFERIDAS EM OBRA, DE ACORDO COM O NÍVEL REAL DO TERRENO.
 7. AS CAIXAS DE INSPEÇÃO E CAIXAS PLUVIAIS COM GRELHA DEVERÃO TER SUAS TAMPAS DE FÁCIL REMOÇÃO, AFIM DE POSSIBILITAR A MANUTENÇÃO/LIMPEZA DESTAS.
 8. AS GRELHAS METÁLICAS DEVERÃO SER EM FERRO FUNDIDO OU MATERIAL SIMILAR, CONFORME ESPECIFICAÇÃO EM PLANTA.
 9. AS TUBULAÇÕES SERÃO EM CONCRETO TIPO DRENO.
 10. TODA TUBULAÇÃO COLETORES DA DRENAGEM PLUVIAL DEVERÁ SER DIRECIONADA PARA O AS CAIXAS DE PASSAGEM COM GRELHA E POSTERIORMENTE PARA AS DESCIDAS D'ÁGUA.
 11. AS CAMADAS DE EXECUÇÃO E SEQUÊNCIA CONSTRUTIVA DA BASE DRENANTE DEVERÃO SEGUIR O DETALHAMENTO APRESENTADO.
 12. A INSTALAÇÃO DA MANTA GEOTÊXTEL, TIPO BIDIM, DEVERÁ SEGUIR OS PARÂMETROS TÉCNICOS ESTABELECIDOS PELO FABRICANTE.
 13. AS DESCIDAS D'ÁGUA SERÃO DOS MODELOS DAD 01/02 E DCD 01/02, NO PADRÃO DNIT, CONFORME PROJETO.
 14. OS DISSIPADORES DE ENERGIA SERÃO DO MODELO DES01, NO PADRÃO DNIT, CONFORME PROJETO.
 15. AS CANALETAS SERÃO DO TIPO TRAPEZOIDAL SZC02, PADRÃO DNIT OU SEMICIRCULAR DE 60cm.
 13. PARA DEMAIS INFORMAÇÕES E ANÁLISES, CONSULTAR MEMORIAL DESCRITIVO.

OBSERVAÇÕES:
-TODAS AS MEDIDAS DEVERÃO SER CONFERIDAS NO LOCAL.
-EM CASO DE DÚVIDA, CONSULTAR OS RESPONSÁVEIS TÉCNICOS PELO TELEFONE: (31) 2528 6037
-NÃO MEDIR OS DESENHOS, SEGUIR COTAS.
-DIREITOS AUTORAIS RESERVADOS L.F.5988 DE 14/12/1973

00	EMIÇÃO INICIAL	02/09/21	JONEY	JONEY	JONEY
REV	DESCRIÇÃO	DATA	EXEC.	VERIF.	APROV.
CONTRATADA:					
VIAVOZ EIRELI					
CONTRATANTE:					
PREFEITURA MUNICIPAL DE SANTA LUZIA					
PROGRAMA:					
MIRANTE ALTO DAS MARAVILHAS					
MUNICÍPIO/ÁREA:					
SANTA LUZIA- MG					
TÍTULO:					
PROJETO DE DRENAGEM PLUVIAL PLANTA BAIXA DRENAGEM SUPERFICIAL					
DATA:	02/09/2021	ESCALA:	INDICADA	PRANCHA:	
ARQUIVO:	PREF_SANTA_LUZIA_MIRANTE_ALTO_DAS_MARAVILHAS_DRE_V1.dwg				1/3